



GRUNDRISS

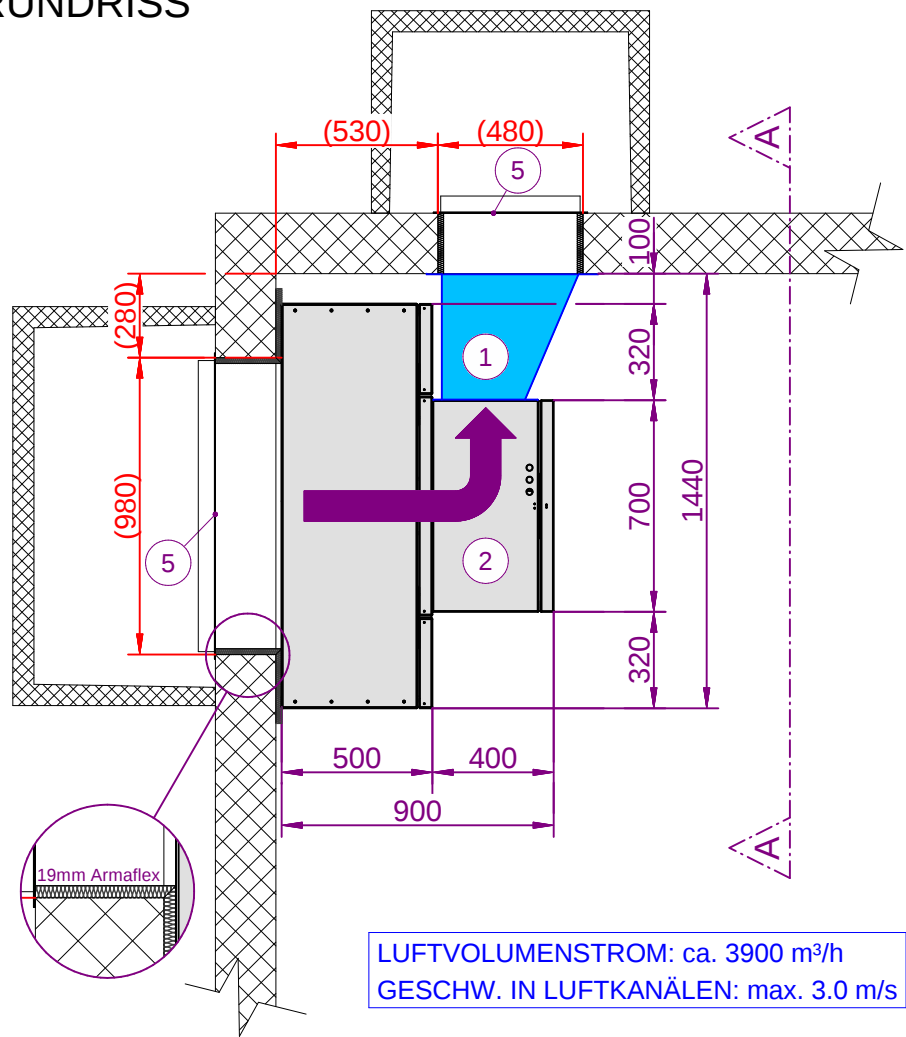

ANSICHT A-A

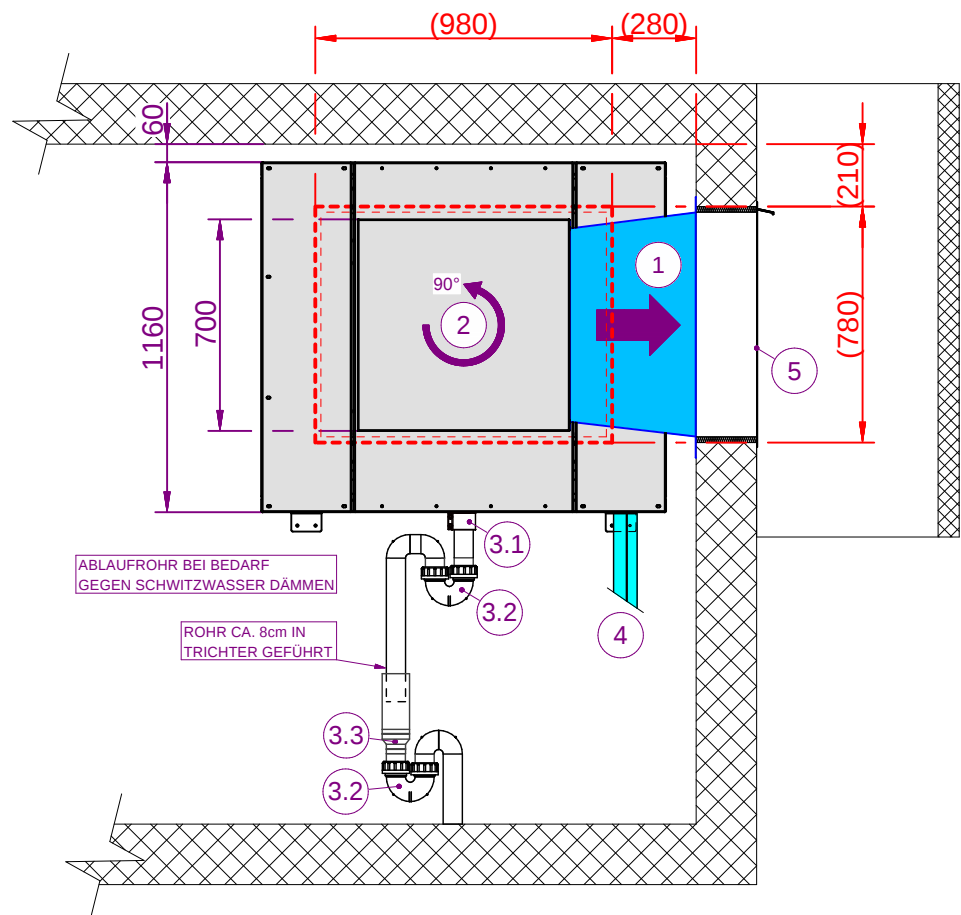

LEGENDE

- 1 LUFTKANAL OBJEKTSPEZIFISCH DURCH KANALBAUER
 - 2 LUFTAUSBLASELEMENT IN 90°-SCHRITTEN BELIEBIG DREHBAR
 - 3.1 ÜBERGANGS-BRIDE ø63/ø60 VORSCHL. GEBERIT 359.428.00.2
 - 3.2 PE ROHRBOGENSIPHON ø63 VORSCHL. GEBERIT: 364.730.16.1
 - 3.3 PE REDUKTION ZENTRISCH ø90/63 VORSCHL. GEBERIT: 366.570.16.1
 - 4 ANSCHLUSS KÄLTELEITUNGEN (BEIDSEITIG MÖGLICH)
 - 5 MASCHEN- ODER WETTERSCHUTZGITTER MIT/OHNE WASSERABWEISBLECH LIEFERBAR (IN LÄRMEMPFFINDLICHER UMGEBUNG WETTERSCHUTZGITTER MIT ABGERUNDETEN LAMELLEN BESTELLEN)
- (x) IDEALE AUSSPARUNGSMASSE (ROT)
ANPASSUNG AN ÖRTLICHE GEGEBENHEITEN MÖGLICH
(KLEINERE AUSSPARUNGEN = HÖHERE SCHALLEMISSIONEN)

ALLE MASSANGABEN IN mm

VERS.	DATUM:	KURZ.
1.3	20.04.2023	KL
1.4	19.11.2024	KL
1.5	24.02.2026	KL



STRIEGA-THERM AG
BREITENSTRASSE 10
4852 ROTHRIST

AWS-I (VERDAMPFER)
STANDARD-AUFSTELLUNGS- /AUSSPARUNGSPLAN

FORMAT: A4	VERSION: 1.5
MASSSTAB: 1:25	BLATT: 1/1